


Starosta Płocki
 20.06.2008

BIURO USŁUG GEODEZYJNYCH
 Wiesław Kozłowski
 09-400 Płock, ul. Bielska 57a
 tel./fax (0-24) 268-86-98

MAPA DO CELÓW PROJEKTOWYCH

Skala 1: 1000 ark. 251.443.223, 251.443.224

Nowy Duninów, gm. Nowy Duninów, pow. płocki

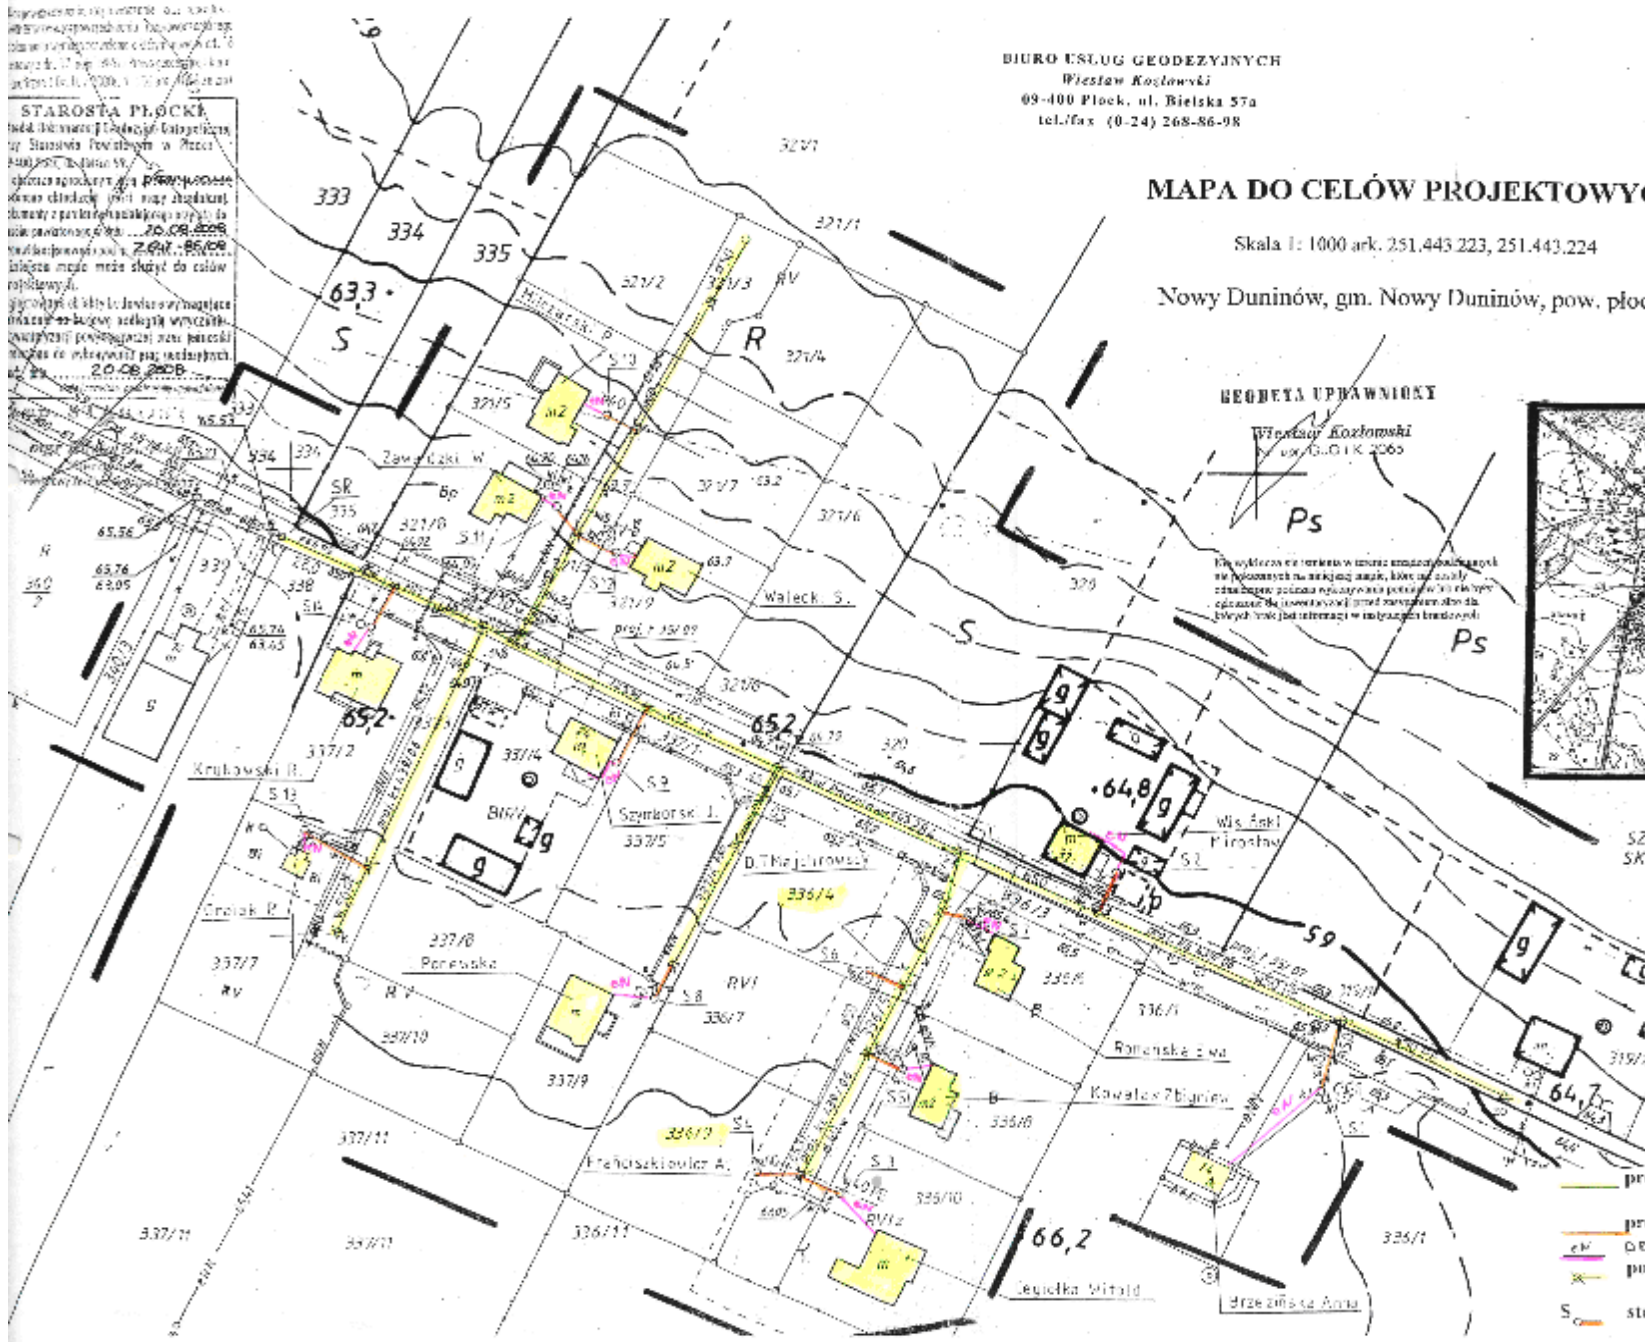

GEODETA UPRAWNIONY
 Wiesław Kozłowski
 uw. G. O. I. K. 2000

Wskazywanie terenów w interesie państwa
 w rozumieniu art. 17 ust. 1 pkt 1 ustawy z dnia 15.04.2004 r. o gospodarce nieruchomościami



Nr rys	1	Data	08.2008	Skala	1:1000
Obiekt	Budowa kanalizacji sanitarnej w ul. Parcelowej 1 w Nowym Duninowie				
Projekt	Projekt zamienny bud-wyik. sieci kanalizacji sanitarnej z odgałęzzeniami dla zabudowy mieszkaniowej jednorodzinnej zlokalizowanej przy ul. Parcelowej w Nowym Duninowie				
Rysunek	Plan zagospodarowania terenu				
Autor	inż. Henryka Kamińska - br. sanitarna				
Asystent	mgr.inż. Leszek Jankowski - br. elektryczna				
Sprawdził	inż. Magdalena Ciesielska				
	inż. Teresa Strzelecka				

LEGENDA

- proj. sieć kanalizacji sanitarnej
- proj. przyłącze kan. sanit.
- otrzymana eN (pozalaczeniowa)
- polaczenie bez studzienki
- studzienka kanalizacyjna z pompą