


# GM. NOWY DUNINÓW WOJ. PŁOCKIE

C.d. rysunek nr 3

C.d. rysunek nr 3

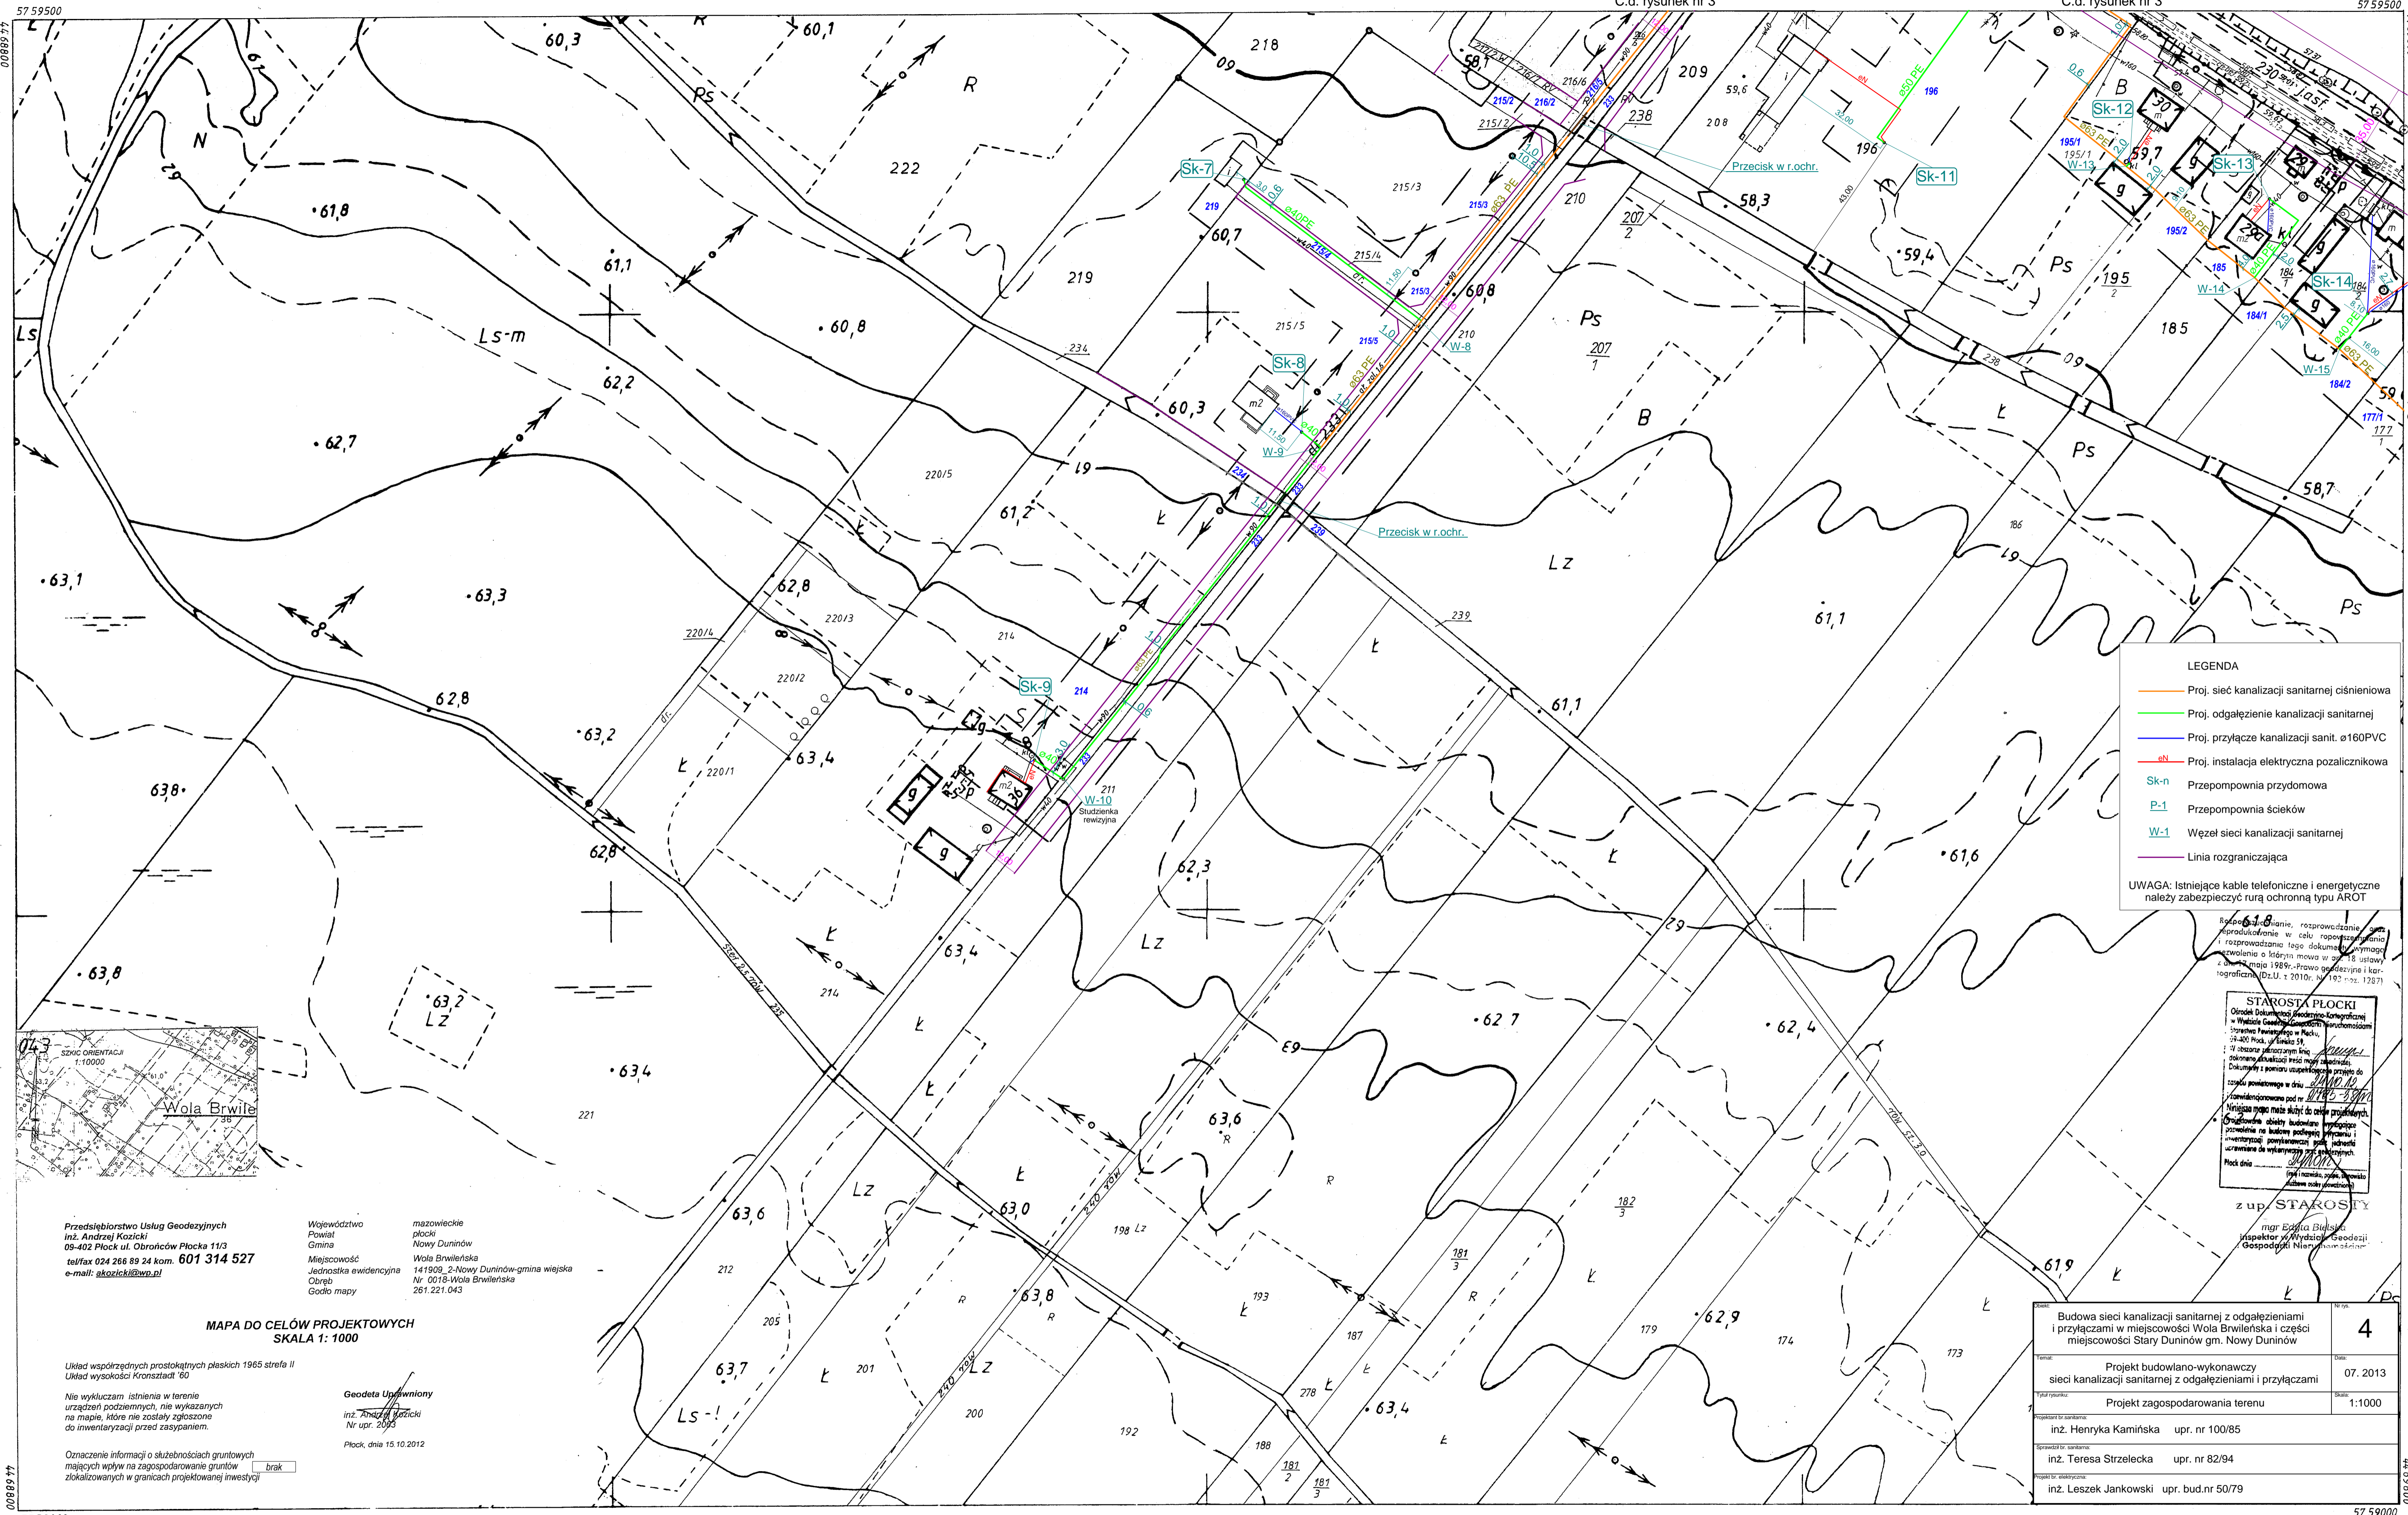

**LEGENDA**

- Proj. sieć kanalizacji sanitarnej ciśnieniowa
- Proj. odgałężenie kanalizacji sanitarnej
- Proj. przyłącze kanalizacji sanit. ø160PVC
- Proj. instalacja elektryczna pozalicznikowa
- Sk-n Przepompownia przydomowa
- P-1 Przepompownia ścieków
- W-1 Wzrost sieci kanalizacji sanitarnej
- Linia rozgraniczająca

UWAGA: Istniejące kable telefoniczne i energetyczne należy zabezpieczyć rurą ochronną typu AROT

**STAROSTA PŁOCKI**  
Ośrodek Dokumentacji Geodezyjno-Kartograficznej  
i Wydział Geodezji i Kartografii  
ul. Władysława Gomułki 10, Płock  
16-000 Płock, tel. 24 62 51 11  
Fax: 24 62 51 12  
Wzrost projektu: 2013.07.07  
Data: 2013.07.07  
Miejscowość: Nowy Duninów  
Gmina: Nowy Duninów  
Powiat: Płock  
Województwo: Mazowieckie

Przedsiębiorstwo Usług Geodezyjnych  
Inż. Andrzej Kozicki  
18-402 Płock ul. Obrońców Płocka 11/3  
tel/fax: 024 266 89 24 kom. 601 314 527  
e-mail: akozicki@wp.pl

Województwo mazowieckie  
Powiat płocki  
Gmina Nowy Duninów  
Miejscowość Wola Brwińska  
Jednostka ewidencyjna 141909\_2-Nowy Duninów-gmina wiejska  
Obręb Nr 0018-Wola Brwińska  
Godło mapy 261.221.043

MAPA DO CELÓW PROJEKTOWYCH  
SKALA 1: 1000

Układ współrzędnych prostokątnych płaskich 1965 strefa II  
Układ wysokości Kronsztadt '60

Nie wykluczam istnienia w terenie urządzeń podziemnych, nie wykazanych na mapie, które nie zostały zgłoszone do inwentaryzacji przed zasypaniem.

Geodeta Upoważniony  
Inż. Andrzej Kozicki  
Nr upr. 2095  
Płock, dnia 15.10.2012

Budowa sieci kanalizacji sanitarnej z odgałęzieniami i przyłączami w miejscowości Wola Brwińska i części miejscowości Stary Duninów gm. Nowy Duninów		4
Projekt budowlano-wykonawczy sieci kanalizacji sanitarnej z odgałęzieniami i przyłączami		07.2013
Projekt zagospodarowania terenu		1:1000
Projektant (inż. Henryka Kamińska upr. nr 100/85)		
Projektant (inż. Teresa Strzelecka upr. nr 82/94)		
Projektant (inż. Leszek Jankowski upr. bud. nr 50/79)		

## 261.221.043

### MAPA SYTUACYJNO-WYSOKOŚCIOWA

Powstała w wyniku powiększenia ze skali 1:2000

1:1000

041	1.w.Wola Brwińska
1	044

Pomiar uzupełniający wykonano Biuro Usług Geodezyjnych Wiesław Kozłowski-09.1994 r.

29.09.97 2647-19/97

20.09.97 20.09.97